


Wykaz elementów instalacji elektrycznej

Rysunek	Nazwa	Oznaczenie	Ilość
	Łącznik pojedynczy, jednobiegunowy, hermetyczne, IP 44	W10 W11	2 szt.
	Łącznik pojedynczy, jednobiegunowy, IP 20	W1-W6 W12	7 szt.
	Łącznik świecznikowy, jednobiegunowy, IP 20	W7-W9	3 szt.
	Nasświetlacz LED 50W z czujką ruchu i zmierzchu	L40	1 szt.
	Oprawa LED 17W 1800lm 840	L38 L39	2 szt.
	Oprawa LED 22W 2275lm 840	L27-L37	11 szt.
	Oprawa LED 40,5W 3700lm 840	L1-L21	21 szt.
	Oprawa LED 57W 6000lm 840	L22-L26	5 szt.
	Oprawa zewnętrzna LED 30W, IP56	L41 L42	2 szt.
	Główny Wyłącznik Prądu	GWP	1 szt.

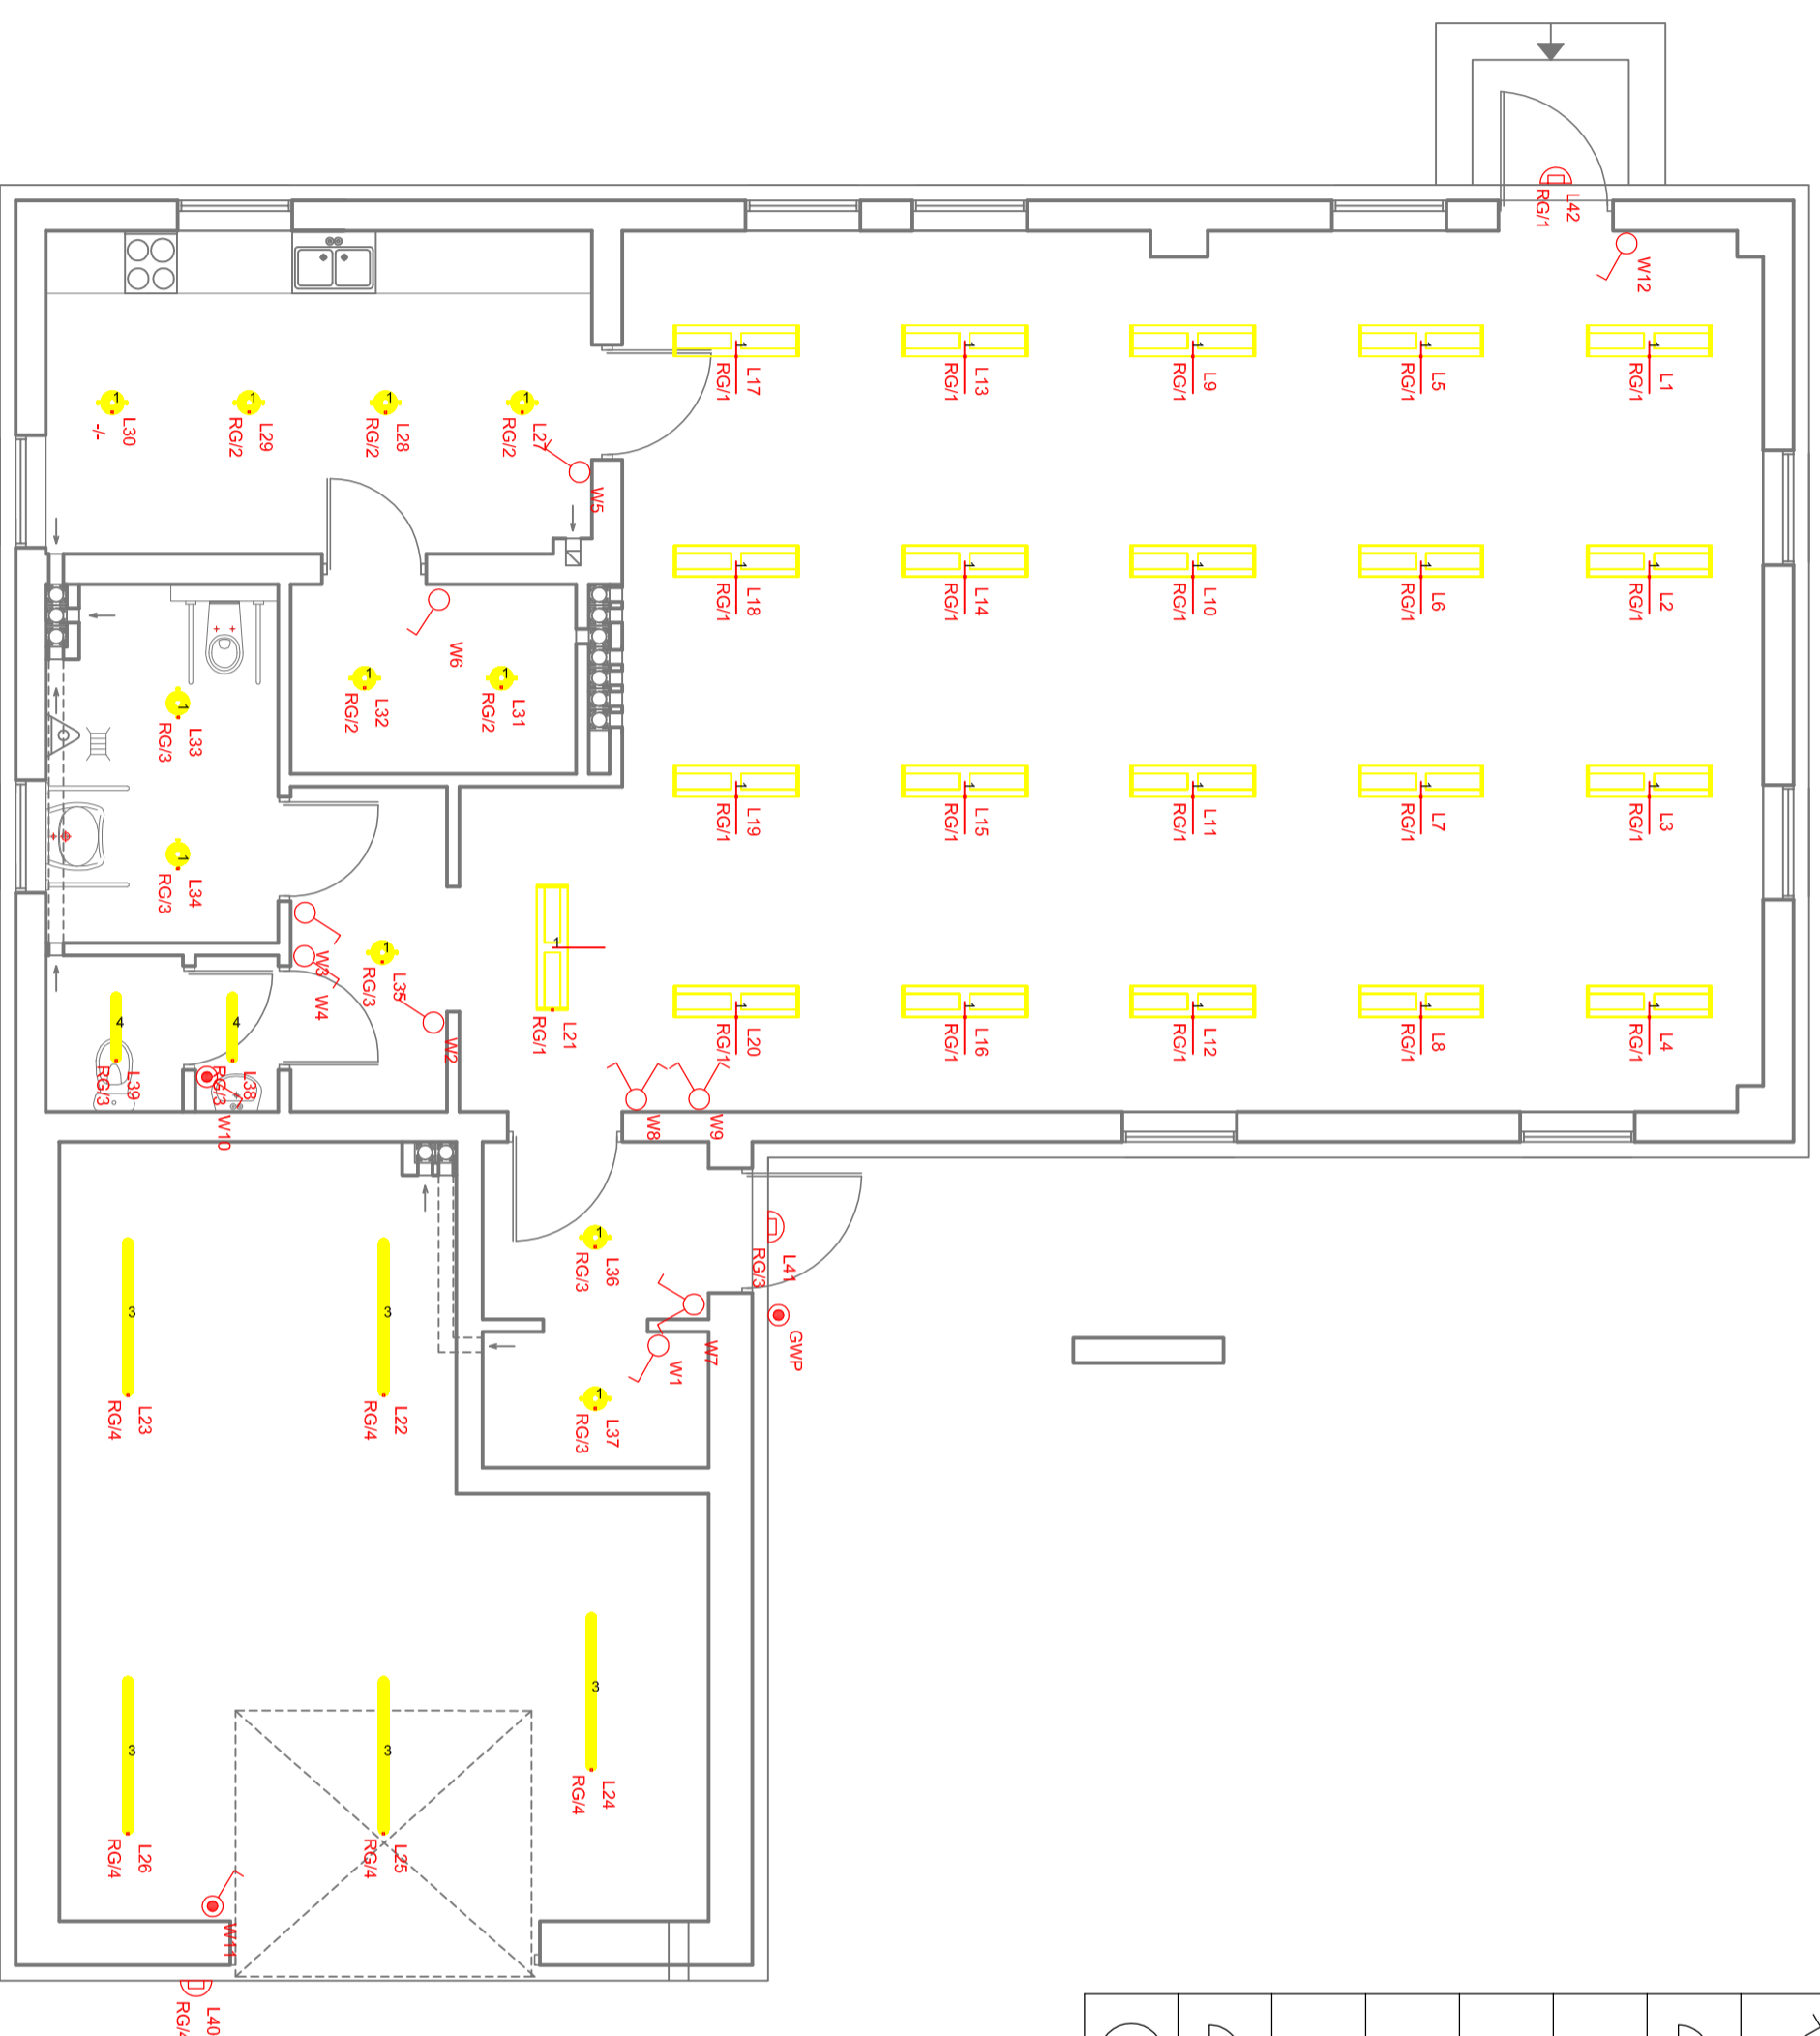

PSBUD

Pracownia projektowa architektoniczno - budowlana
"PSBUD" mgr inż. Piotr Świążyński
86-302 Widowo Starejsze 87 6
e-mail: psbud@psbud.pl

Gimnazjum Pomorskie
Plac Wolności 1, 87-410 Kowalewo Pomorskie

Przebudowa świetlicy wiejskiej w miejscowości Srebnik
wraz z zagospodarowaniem terenu przyległego

Rzut przyziemna - oświetlenie

Skala: **1:50**

Przebieg: **10.10.2017 r.**

Projekt budowlany o szczególowości
Projekt wykonawczy

Autor: **NR UPRAWNIEN**

Specjalność: **E-1**

Projektant: **mgr inż. Michał Świążyński**

Elektryczna

PROJEKTANT