


Wykaz elementów instalacji elektrycznej

Rysunek	Nazwa	Oznaczenie	Ilość
	Głazisko podtynkowe, hermetyczne, uzemnione, IP 44, 1 wyłk. 16A, tdfajczowa	G48	1 szt.
	Głazisko podtynkowe, hermetyczne, uzemnione, IP 44, 2 wyłk. 16A, jednofazowa	G39-G45	8 szt.
	Głazisko podtynkowe, uzemnione, IP 20, 2 wyłk. 16A, jednofazowa	G21-G37 G46	19 szt.
	Puszka przyłączeniowa grzejnika 1500W	G1-G11	11 szt.
	Puszka przyłączeniowa grzejnika 2000W	G18	1 szt.
	Puszka przyłączeniowa grzejnika 500W	G12-G13	2 szt.
	Puszka przyłączeniowa grzejnika 750W	G14-G15	2 szt.
	Tabliczka rozdzielcza wępkowa klasa ochronności I, 38/65/20 cm, 250A IP 44	RG	1 szt.
	Zasilanie bramy garażowej	G49	1 szt.
	Zasilanie kuchni elektrycznej	G20	1 szt.
	Zasilanie podgrzewacza wody 3,5kW	G17-G19	3 szt.
	Zasilanie wentylatora dachowego	G50	1 szt.

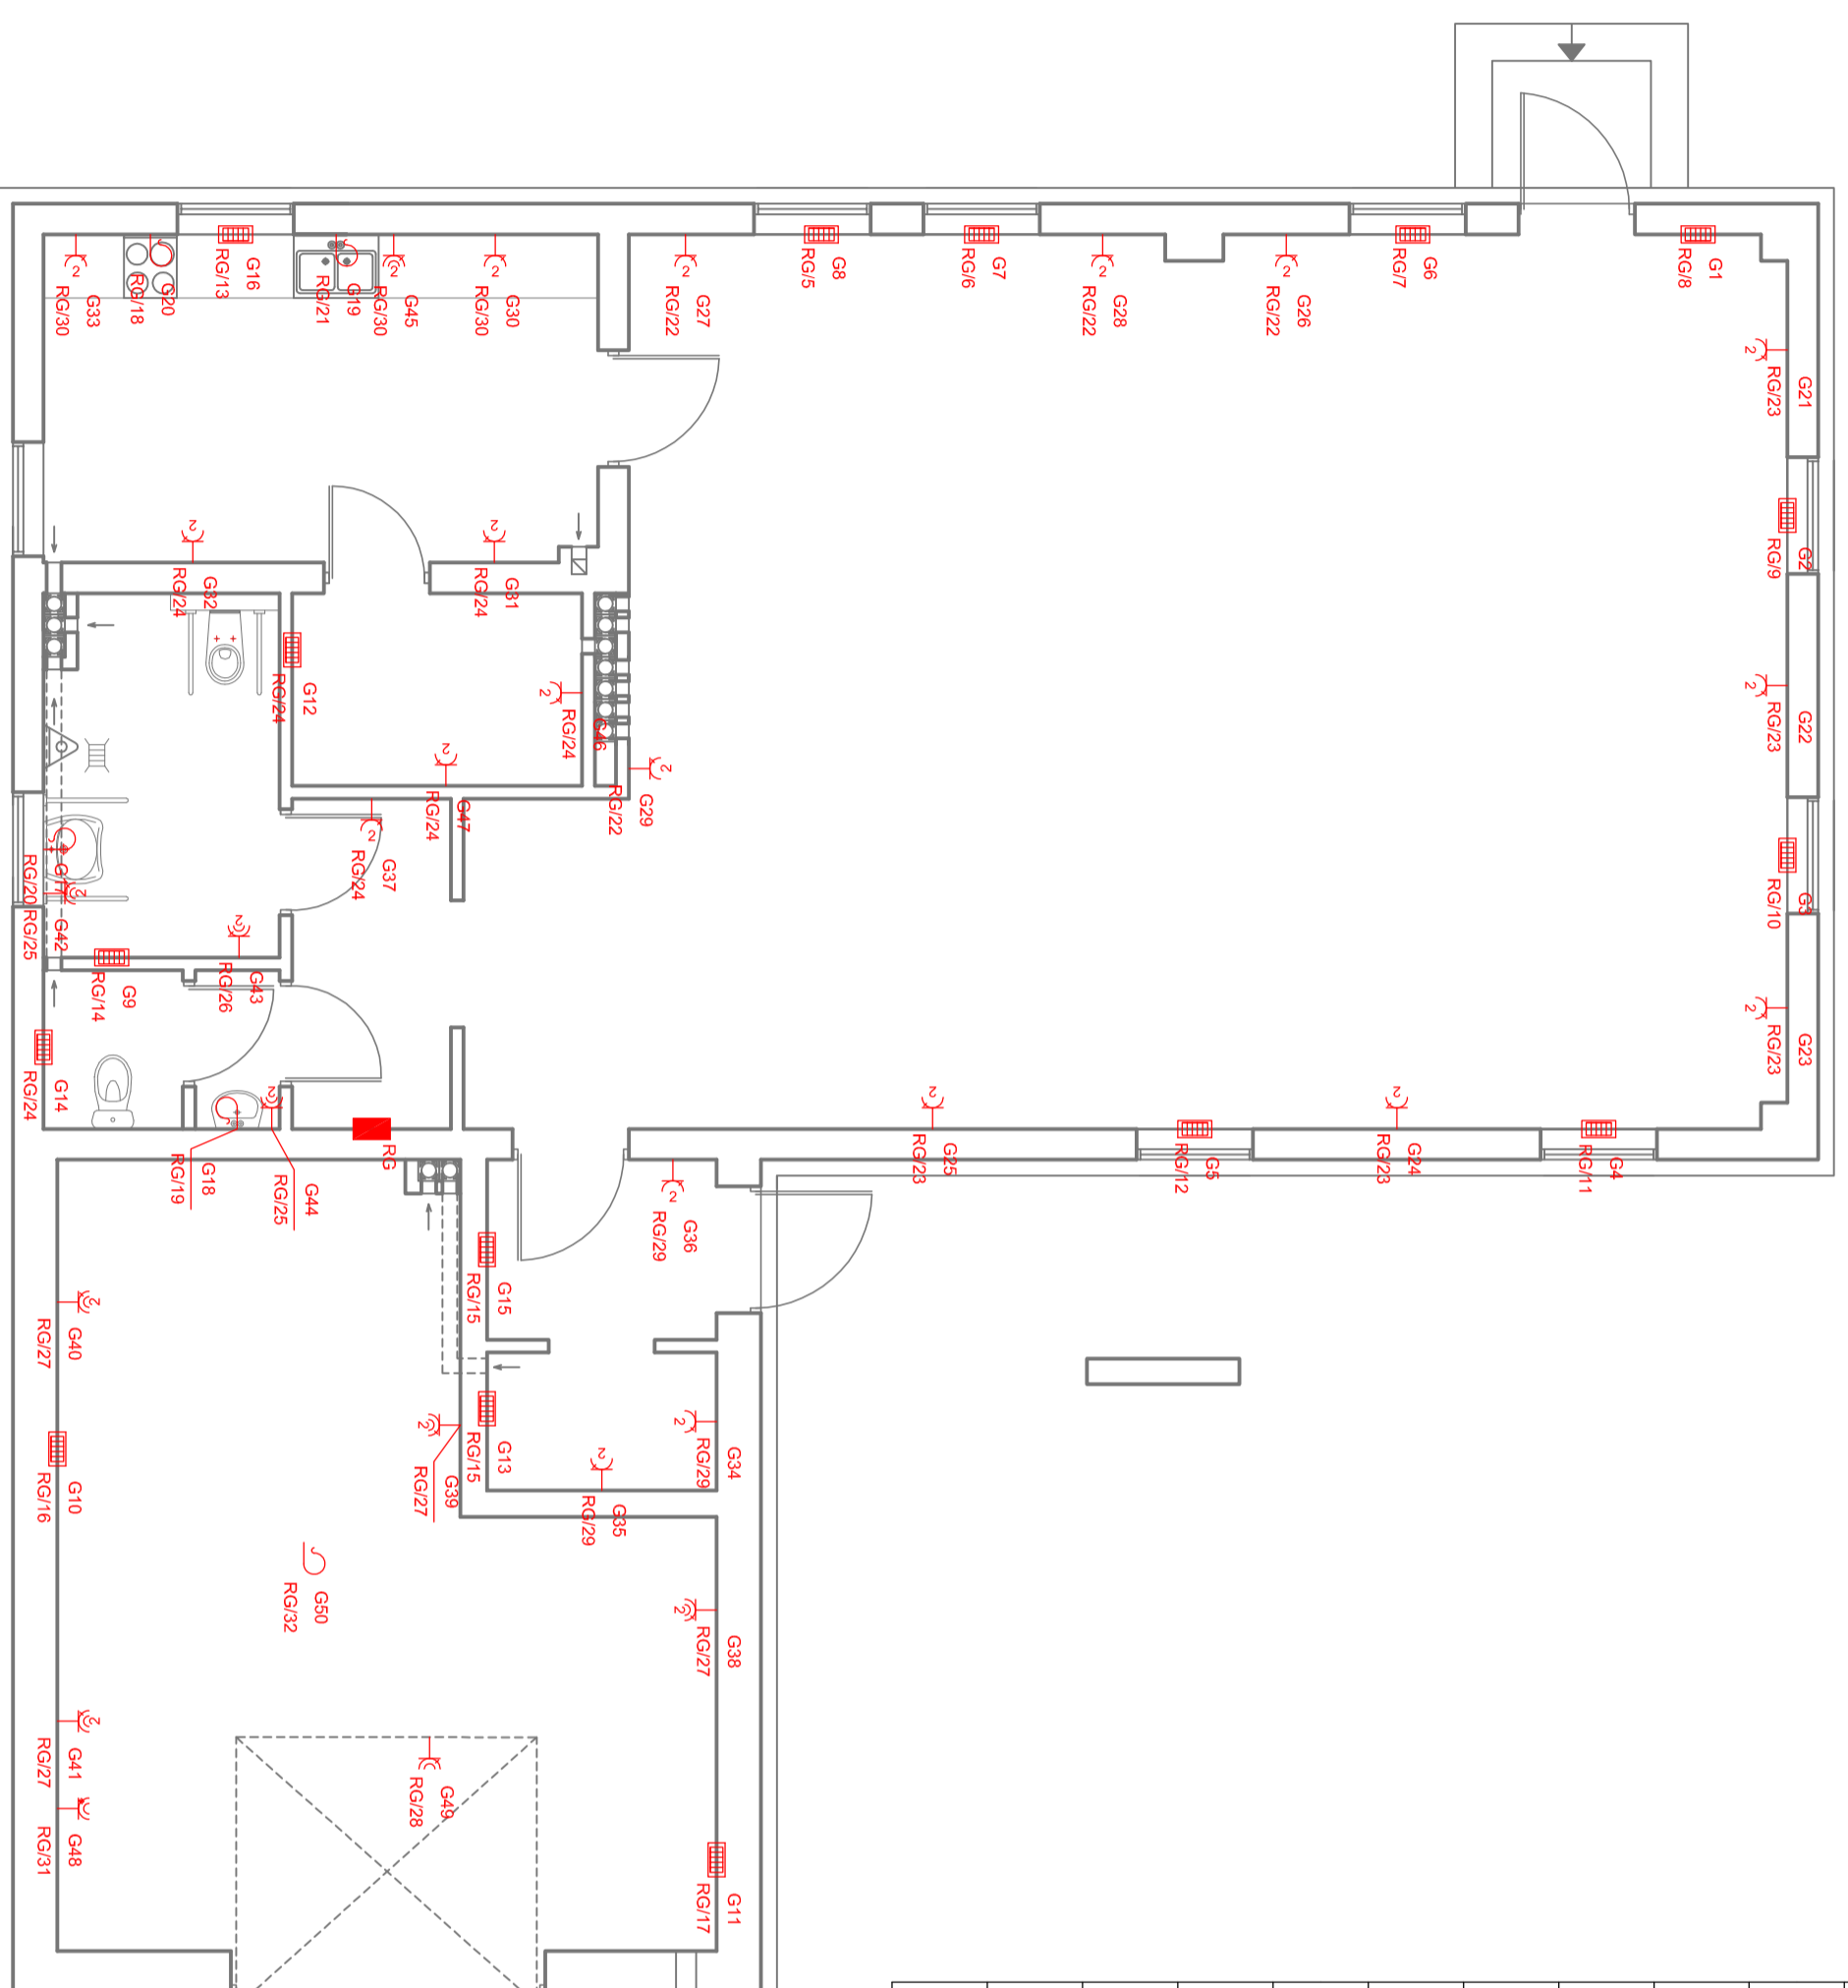

**PSBUD**

Pracownia projektowa architektoniczno - budowlana  
"PSBUD" mgr inż. Piotr Świążyński

86-302 Widowo Stareńskie 87 G  
e-mail: psbud@interia.pl

Gmina Kowalewo Pomorskie  
Plac Wolności 1, 87-410 Kowalewo Pomorskie

Przebudowa świetlicy wiejskiej w miejscowości Srebniki  
wraz z zagospodarowaniem terenu przyległego

**Rzut przyziemna - zasilanie**

SKALA: **1:50**

PRZEKŁAD: **Elektryczna**

DATA: **10.10.2017 r.**

NR UPRRAWNIENIA: **E-2**

AUTOR: **mgr inż. Michał Świążyński**

PROJEKTANT: **mgr inż. Michał Świążyński**

SPRACOWNIA: **ELEKTRYKA**